


PLAN INSTALACJI ELEKTRYCZNEJ

SKALA 1:100

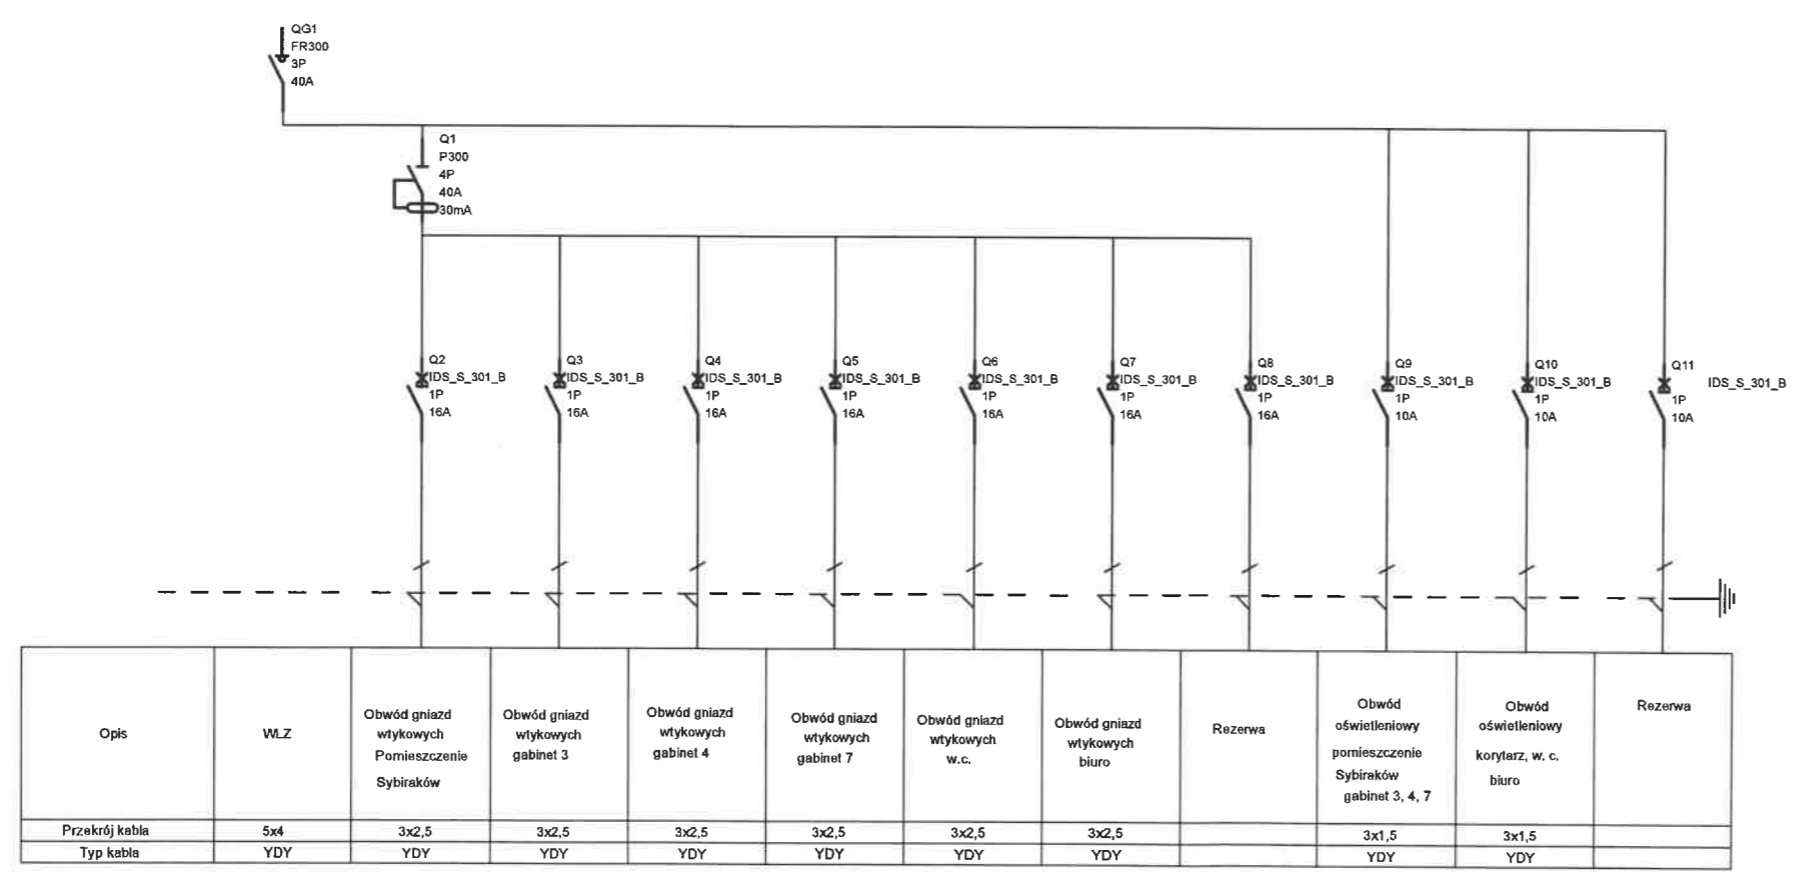

RZUT PLAN INSTALACJI ELEKTRYCZNEJ		SKALA 1:100
		BRANZA INST. ELEKTR.
OBIEKT: Budynek Szkoły Podstawowej nr 1		
ADRES BUDOWY:	67-100 Nowa Sól ul. Szkolna 1	
INWESTOR:	Gmina Nowa Sól - Miasto 67-100 Nowa Sól ul. Piłsudskiego 12	
PROJEKTANT:	mgr inż. Aleksander Rudnicki upr. w specjalności instalacyjno-inżynieryjnej 78/90/ZG	DATA PODPIŚC 2026-03-05
	"BL-POL" Pracownia Projektowo-Usługowo-Handlowa Nowa Sól, ul. Czarnieckiego 8	E-3