


# ROZWINIĘCIE

SKALA 1:100

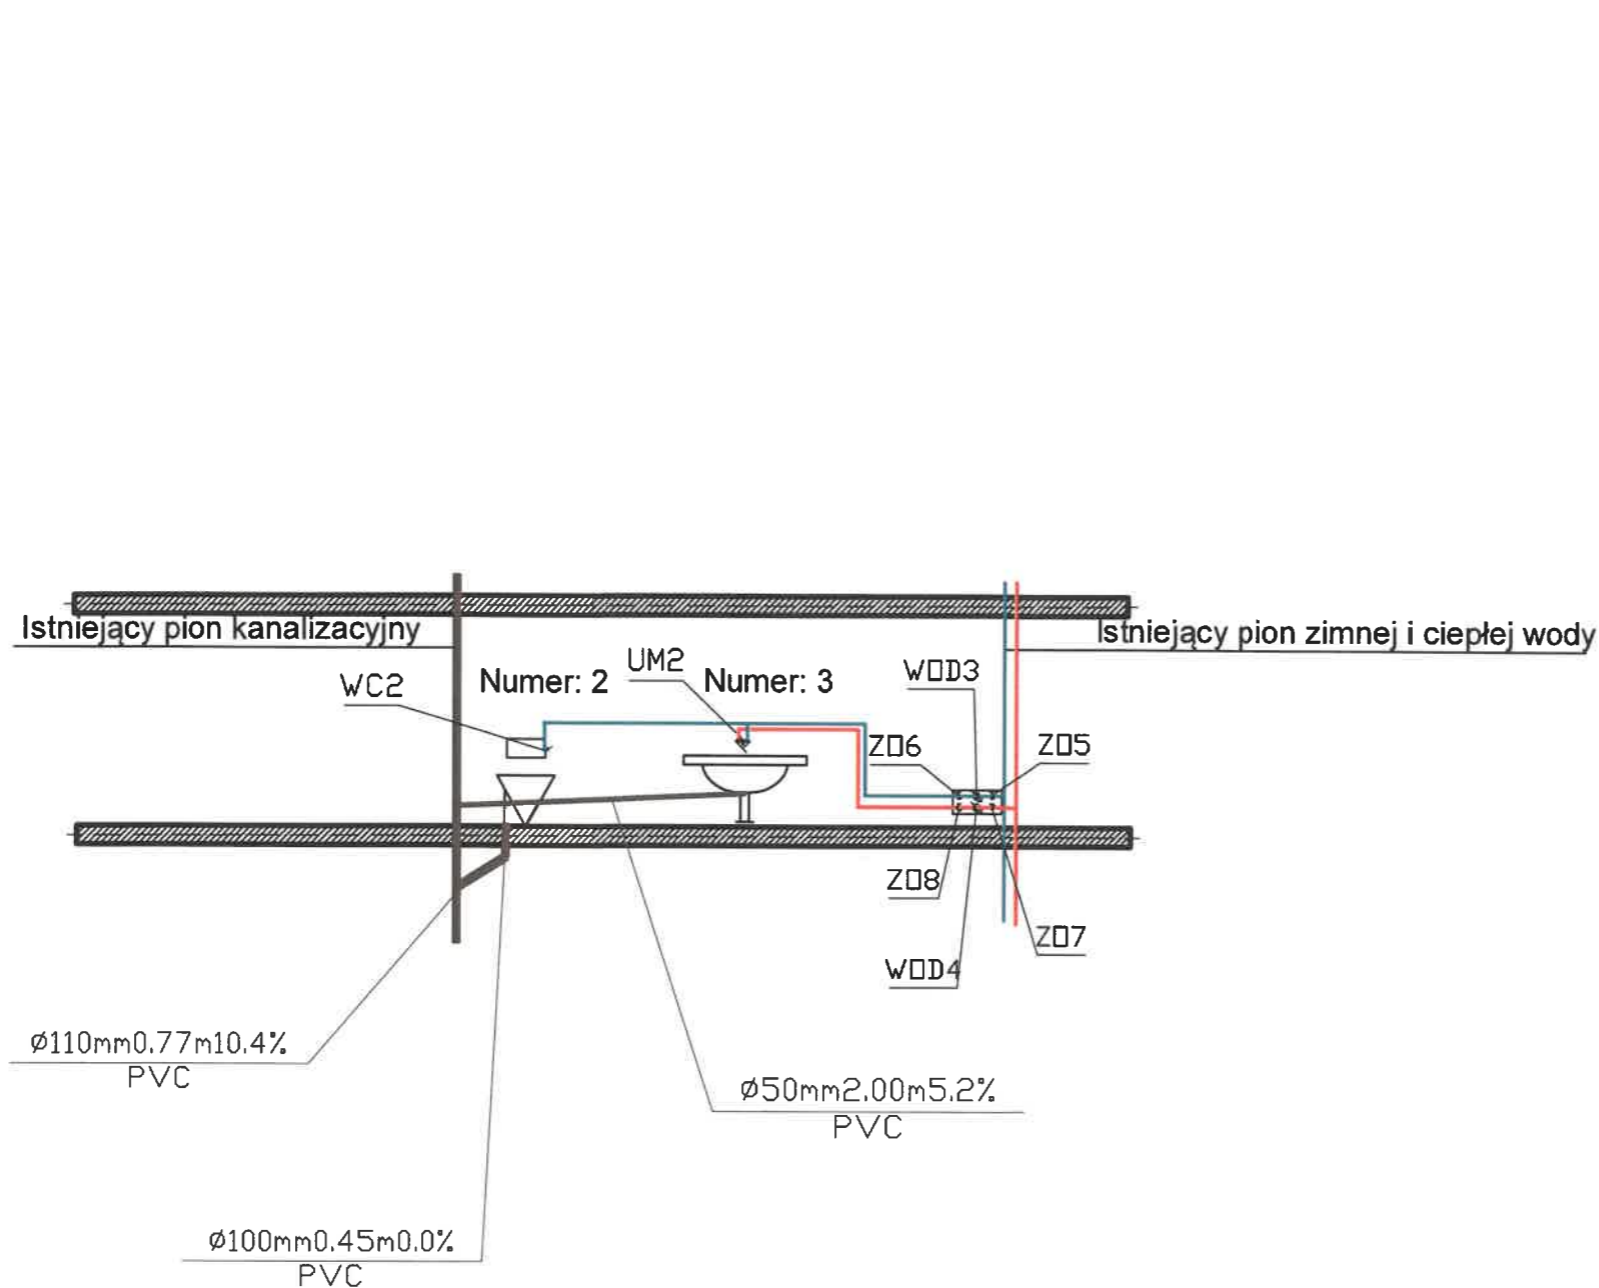

## Wykaz pomieszczeń Budynek - Parter

Nr	Nazwa pomieszczenia	Pow. użytkowa
1	KORYTARZ	23.30 m <sup>2</sup>
2	KORYTARZ	8.07 m <sup>2</sup>
3	SERWEROWNIA	2.58 m <sup>2</sup>
4	BIURO	16.95 m <sup>2</sup>
5	BIURO	13.93 m <sup>2</sup>
6	POK SOCYALNY	9.49 m <sup>2</sup>
7	KORYTARZ	7.48 m <sup>2</sup>
8	BIURO	15.69 m <sup>2</sup>
9	BIURO	17.93 m <sup>2</sup>
10	BIURO	9.98 m <sup>2</sup>
11	wc	7.21 m <sup>2</sup>

**PROJEKTOWANA ŚCIANA**

**ROZWINIĘCIE - INSTALACJA WOD-KAN**

SKALA 1:100

BRANŻA INST. ELEKTR.

OBIEKT: **Budynek Szkoły Podstawowej nr 1**

ADRES BUDOWY: **67-100 Nowa Sól ul. Szkolna 1**

INWESTOR: **Gmina Nowa Sól - Miasto 67-100 Nowa Sól ul. Piłsudskiego 12**

PROJEKTANT: **mgr inż. Bożena Polańska upr. w specjalności instalacyjnej LBS/0017/POOS/15**

**"BL-POL" Pracownia Projektowa Leszek Polański Nowa Sól, ul. Czarnieckiego 8**

**S-2**