


# RZUT PARTERU

SKALA 1:100

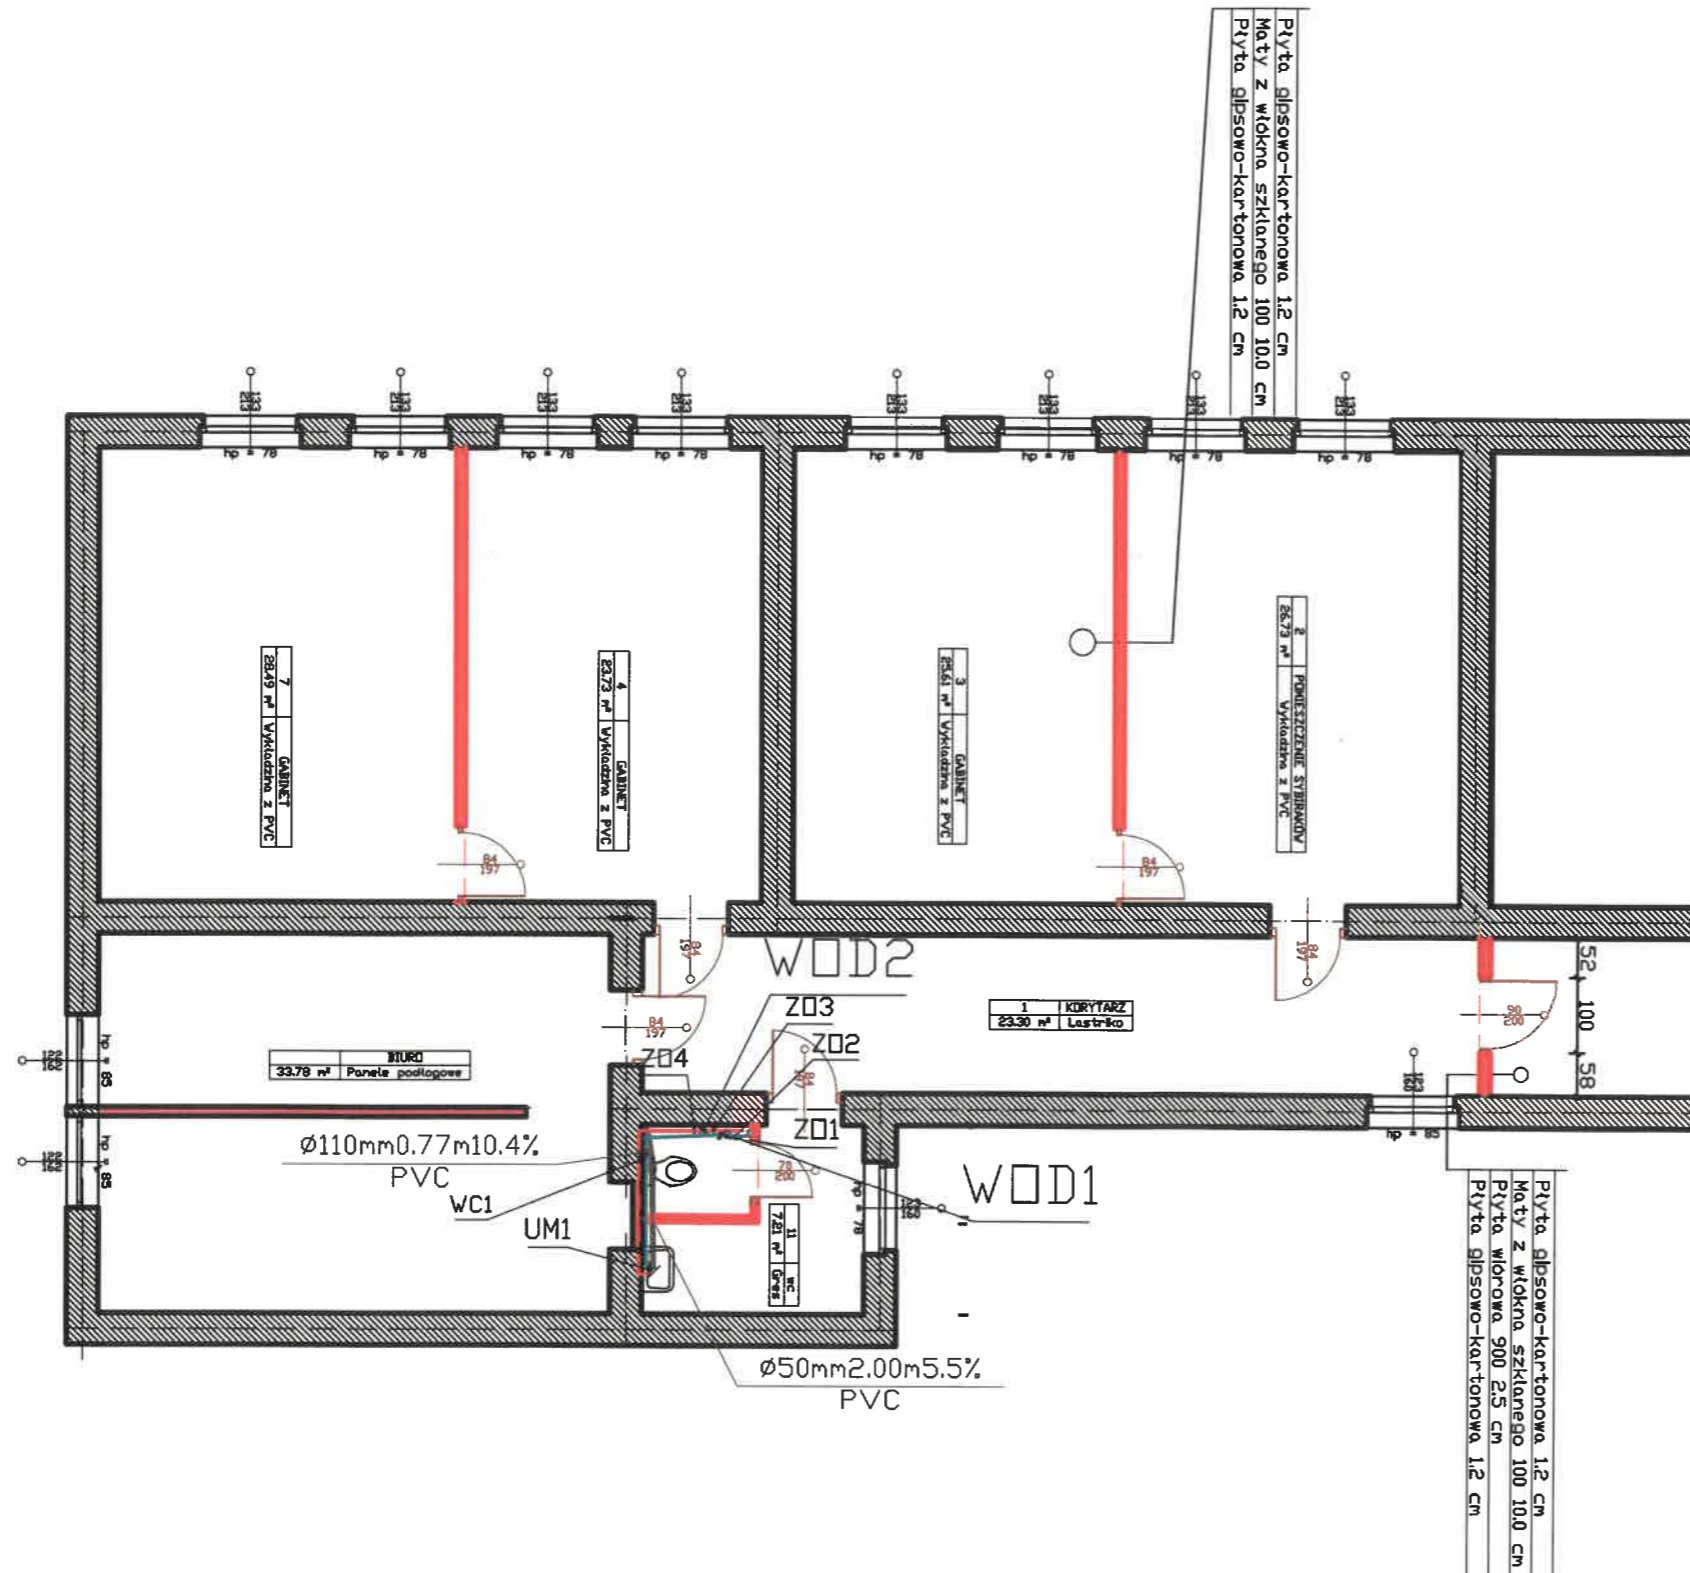

- Projektowana kanalizacja sanitarna
- Projektowana zwu dn 15
- Projektowana cwu dn 15
- WOD 1** Projektowany wodomierz do zwu dn 15
- WOD 2** Projektowany wodomierz do cwu dn 15
- ZO1-ZO4** Projektowane zawory kulowe przed i za wodomierzem dn 15
- UM 1** Bateria umywalkowa stojąca
- WC 1** Zawór spłuczkowy
- PROJEKTOWANA ŚCIANA

Wykaz pomieszczeń: Budynek -  
Kondygnacja PARTER

| Nr           | Nazwa pomieszczenia     | Pow. użytkowa               | Kubatura                    |
|--------------|-------------------------|-----------------------------|-----------------------------|
|              | BIURO                   | 33.78 m <sup>2</sup>        | 116.26 m <sup>3</sup>       |
| 1            | KORYTARZ                | 23.30 m <sup>2</sup>        | 78.79 m <sup>3</sup>        |
| 2            | POMIESZCZENIE SYBIRAKÓW | 26.73 m <sup>2</sup>        | 90.39 m <sup>3</sup>        |
| 3            | GABINET                 | 25.61 m <sup>2</sup>        | 86.34 m <sup>3</sup>        |
| 4            | GABINET                 | 23.73 m <sup>2</sup>        | 80.22 m <sup>3</sup>        |
| 7            | GABINET                 | 28.49 m <sup>2</sup>        | 96.09 m <sup>3</sup>        |
| 11           | wc                      | 7.21 m <sup>2</sup>         | 24.25 m <sup>3</sup>        |
| <b>Razem</b> |                         | <b>168.85 m<sup>2</sup></b> | <b>572.34 m<sup>3</sup></b> |

| RZUT PODZIAŁU<br>POMIESZCZEŃ BIUROWYCH  |   | SKALA 1:100             |
|---|---|-------------------------|
| OBIEKT: Budynek Szkoły Podstawowej nr 1 |   | BRANŻA<br>INST. ELEKTR. |
| ADRES BUDOWY:                           | 67-100 Nowa Sól ul. Szkolna 1   |                         |
| INWESTOR:                               | Gmina Nowa Sól - Miasto<br>67-100 Nowa Sól ul. Piłsudskiego 12                    |                         |
| PROJEKTANT:                             | mgr inż. Bożena Polańska<br>upr. bud. LBS/0017/POOS/15                            |                         |
|   | "BI-POL" Pracownia Projektowa<br>Leszek Polański<br>Nowa Sól, ul. Czarnieckiego 8 | <b>S-1</b>              |